


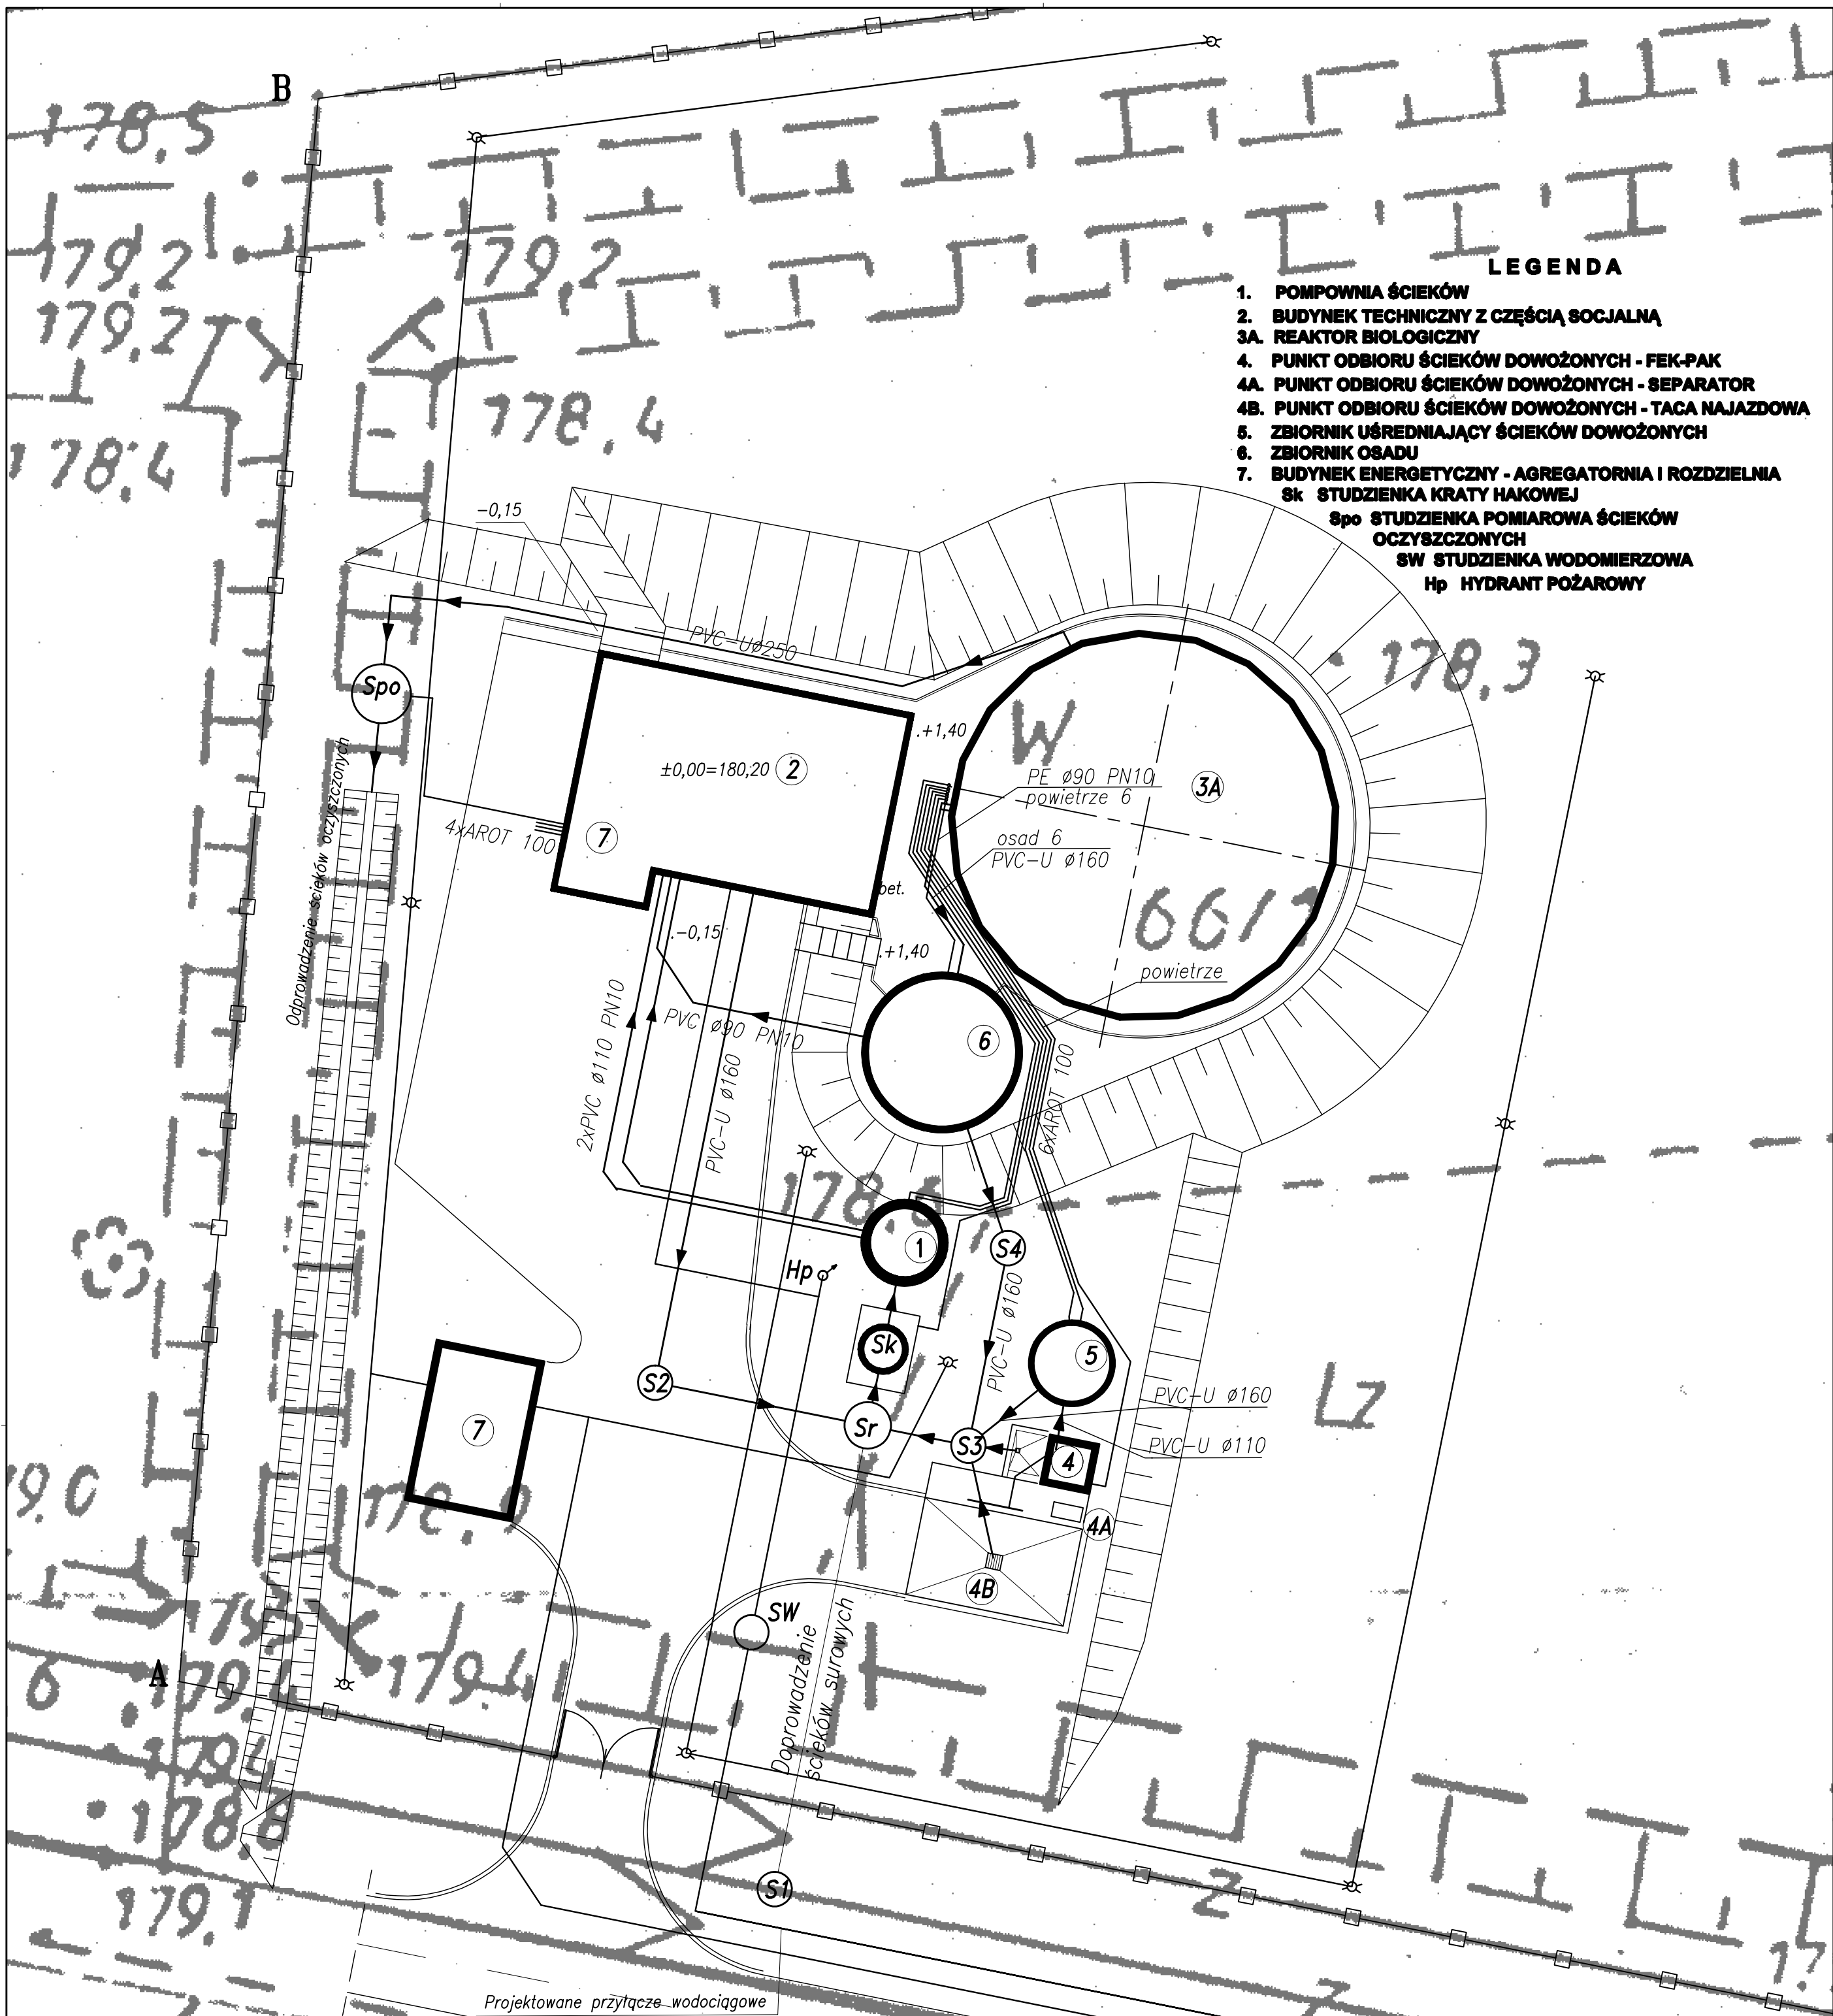

- LEGENDA**
1. POMPOWNA ŚCIEKÓW
 2. BUDYNEK TECHNICZNY Z CZĘŚCIĄ SOCJALNĄ
 - 3A. REAKTOR BIOLOGICZNY
 4. PUNKT ODBIORU ŚCIEKÓW DOWOŻONYCH - FEK-PAK
 - 4A. PUNKT ODBIORU ŚCIEKÓW DOWOŻONYCH - SEPARATOR
 - 4B. PUNKT ODBIORU ŚCIEKÓW DOWOŻONYCH - TACA NAJAZDOWA
 5. ZBIORNIK UŚREDNIAJĄCY ŚCIEKÓW DOWOŻONYCH
 6. ZBIORNIK OSADU
 7. BUDYNEK ENERGETYCZNY - AGREGATORNIA I ROZDZIELNIA
 - Sk STUDZIENKA KRATY HAKOWEJ
 - Sp STUDZIENKA POMIAROWA ŚCIEKÓW OCZYSZCZONYCH
 - SW STUDZIENKA WODOMIERSZOWA
 - Hp HYDRANT POŻAROWY

GEOMETR
ZAKŁAD USŁUG GEODEZYJNYCH
26-110 Skarżysko-Kam. ul. 1-go Maja 49
tel.041-2512-180
l.ks.rob 133/2007

**POWIĘKSZENIE MAPY WYKONANE W CELU
PRZEDSTAWIENIA PRZEBIEGU SIECI TECHNOLOGICZNYCH
SKALA 1:200**

Dobrut-Orońsko
Gmina Orońsko
Powiat: Szydłowiec
Wojew. mazowieckie

**MAPA DO CELÓW PROJEKTOWYCH
SKALA 1:1000**

Arkusz mapy zasadniczej 134.143.094.142
Dobrut - Orońsko

Dotyczy działek w granicach lokalizacji

Granice przyjęto z operatu ewidencji gruntów

Stan aktualny na dzień 19.11.2007r.

Uwaga: nie wyklucza się istnienia niezainwentaryzowanych urządzeń podziemnych

STAROSTWO POWIATOWE W SZYDLÓWCU
Powiatowy Ośrodek Dokumentacji
Geodezyjnej i Kartograficznej

W obszarze zaznaczonym linią graniczną
potwierdzono w terenie autentyczność treści mapy
zasadniczej. Dokumenty z pomiaru uzupełniającego przyjęto
do zasobu powiatowego w dniu 19.11.2007r.
za ewidencjonowanie pod nr 1763.745/2007
Niniejsza mapa może służyć do celów projektowych.
Projektowane obiekty budowlane wymagające pozwolenia
na budowę podlegają wytyczeniu i inwentaryzacji powykonawczej
przez jednostki uprawnione do wykonywania prac geodezyjnych.
R. S. d. k. 11.11.2007
(nielegalność i data)

Grażyna Giewadziś
inspektor
w Wydz. Geod. i Kartografii Karatej i Różnorodności

KIEROWNIK TECHNICZNY
Witold Wójcikowski
Geodeta Lp. Nr 7091

Zmiany:	Opis	Data	Nazwisko	Podpis
Objekt:	OCZYSZCZALNIA ŚCIEKÓW W M. OROŃSKO	Indeks 00	Data 21.12.2007	Rys. Nr P07.120/07
Bransz:	ARCHITEKTURA	Faza PB-W	Skala 1:200	ZG10.00
Rysunek:	PLAN ZAGOSPODAROWANIA TERENU	Imię i Nazwisko	Nr uprawnień	Podpis
		Projektował: mgr inż. Jerzy Wiśniewski	13/64	
		Opracował: Dariusz Kondra, Karol Olejarczyk		
		Sprawił: mgr inż. Edward Dobrowolski	1232/Lb/72	

BIURO PROJEKTÓW
EKOŚĆ
ul. Dąbki 2a, 20-200 LUBLIN