
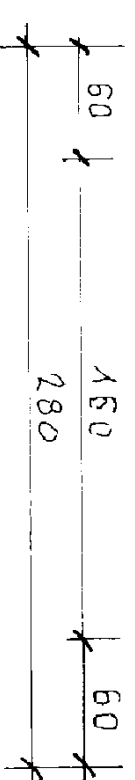
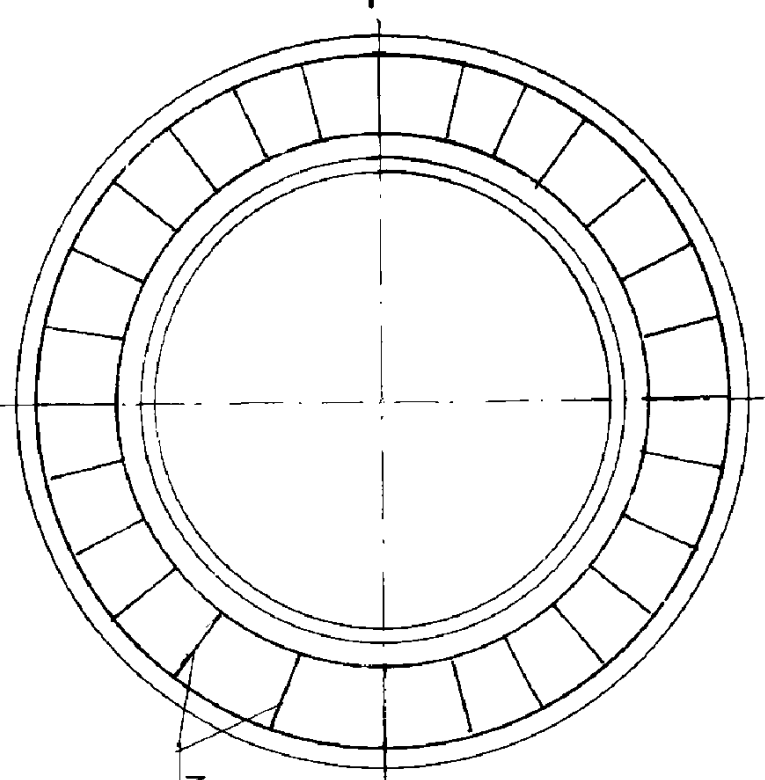


OTWÓR NR 10
179.60 MNPM

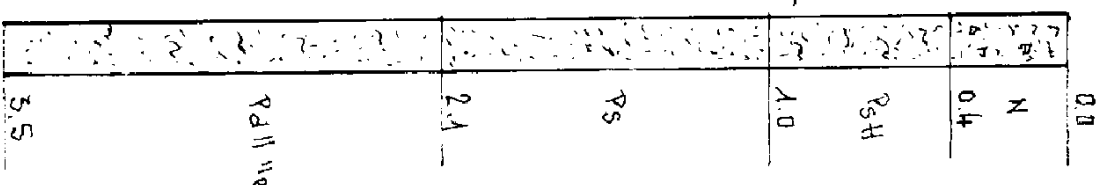

ZESTAWIENIE STALI ZBROJENIOWEJ

NR	φ	DLUG.	SZT.	ELEM	DLUGOŚĆ	
					STOS-B	φ6
1	12	750	3	1		225
2	12	540	3	1		162
3	6	208	1	1		
RAZEM MB					56.2	387
WAGA 1 MB					0.222	0.890
RAZEM KG					133	35
OGÓLNE KG						48

BETON B20 STAL STOS-B

WYKOP W SZALUNKU PIONOWYM Z GRODZIC G62
O WYM. 3.5 X 3.5 X 5.0 M
USTAWIĆ PRZEPOMPOWNIĘ I WYKONAĆ
PIERŚCIEN DOCIĄŻAJĄCY

INWESTOR	Biuro Projektów Systemów Wodno-Ściekowych "EKOSAN" ul. Duleby 2A, 20-326 Lublin tel. (81) 441-89-20 GMINA OROŃSKO		
OBIEKT	BUDOWA KANALIZACJI SANITARNEJ W M. OROŃSKO, GM. OROŃSKO PRZEPOMPOWNIA P2		
FUNKCJA	NAZWIŚKO - UPR. - SPEC.	DATA	PODPIS
PROJEKTANT	mgr inż. J. Wiśniewski upr. bud. nr 1384 spec. konstrukcyjno-techniczna	08 - 2010r.	
ASYSTENT	techn. E. Powoł upr. bud. nr 1125/Lb/00 spec. konstrukcyjno-budowlana	08 - 2010r.	
WERYFIKATOR	mgr inż. E. Dobrowolski upr. bud. nr 1232/Lb/72 spec. konstrukcyjno-techniczna	08 - 2010r.	
			SKALA 1:25
			NR ZLEC. 339/08/08
			RYS. 8