



Przekrój 1-1, 1:25

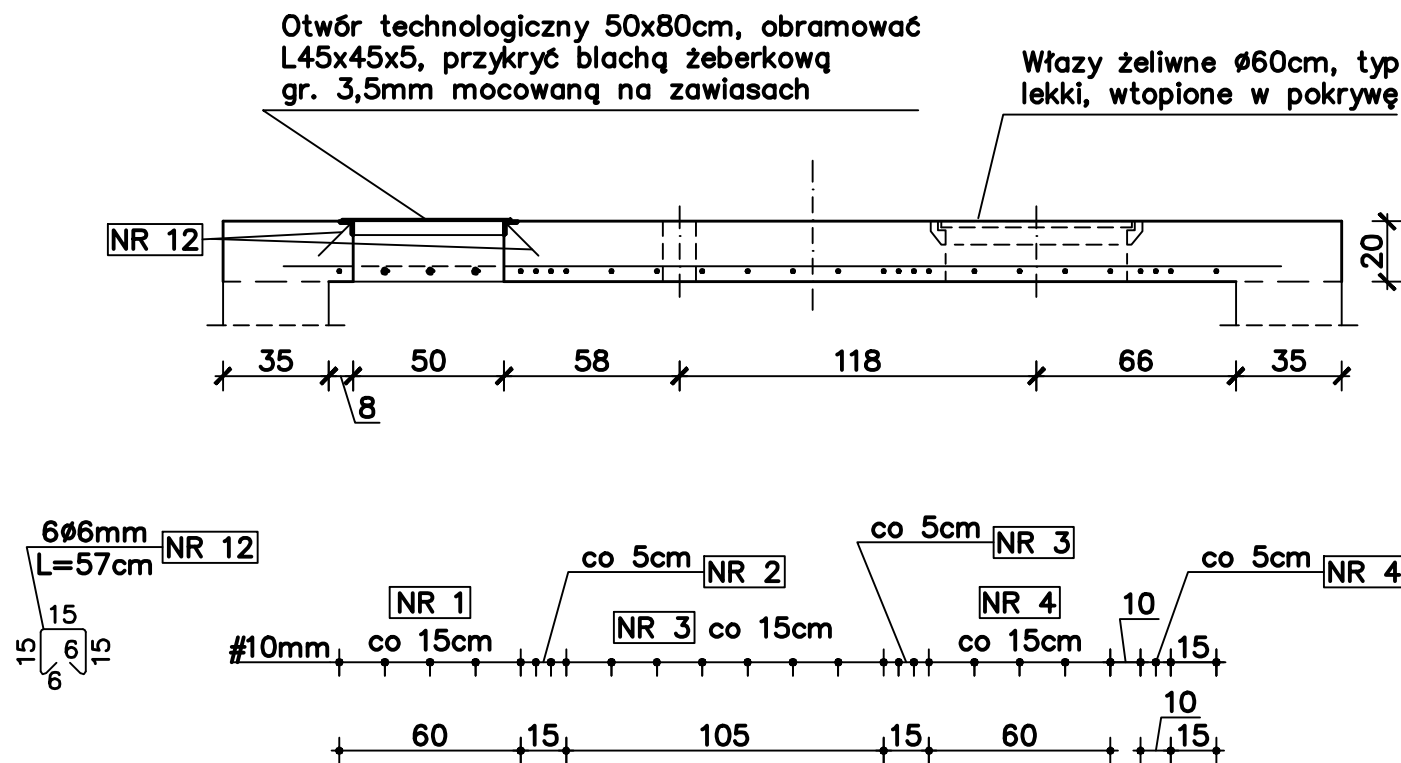

Rzut, 1:25

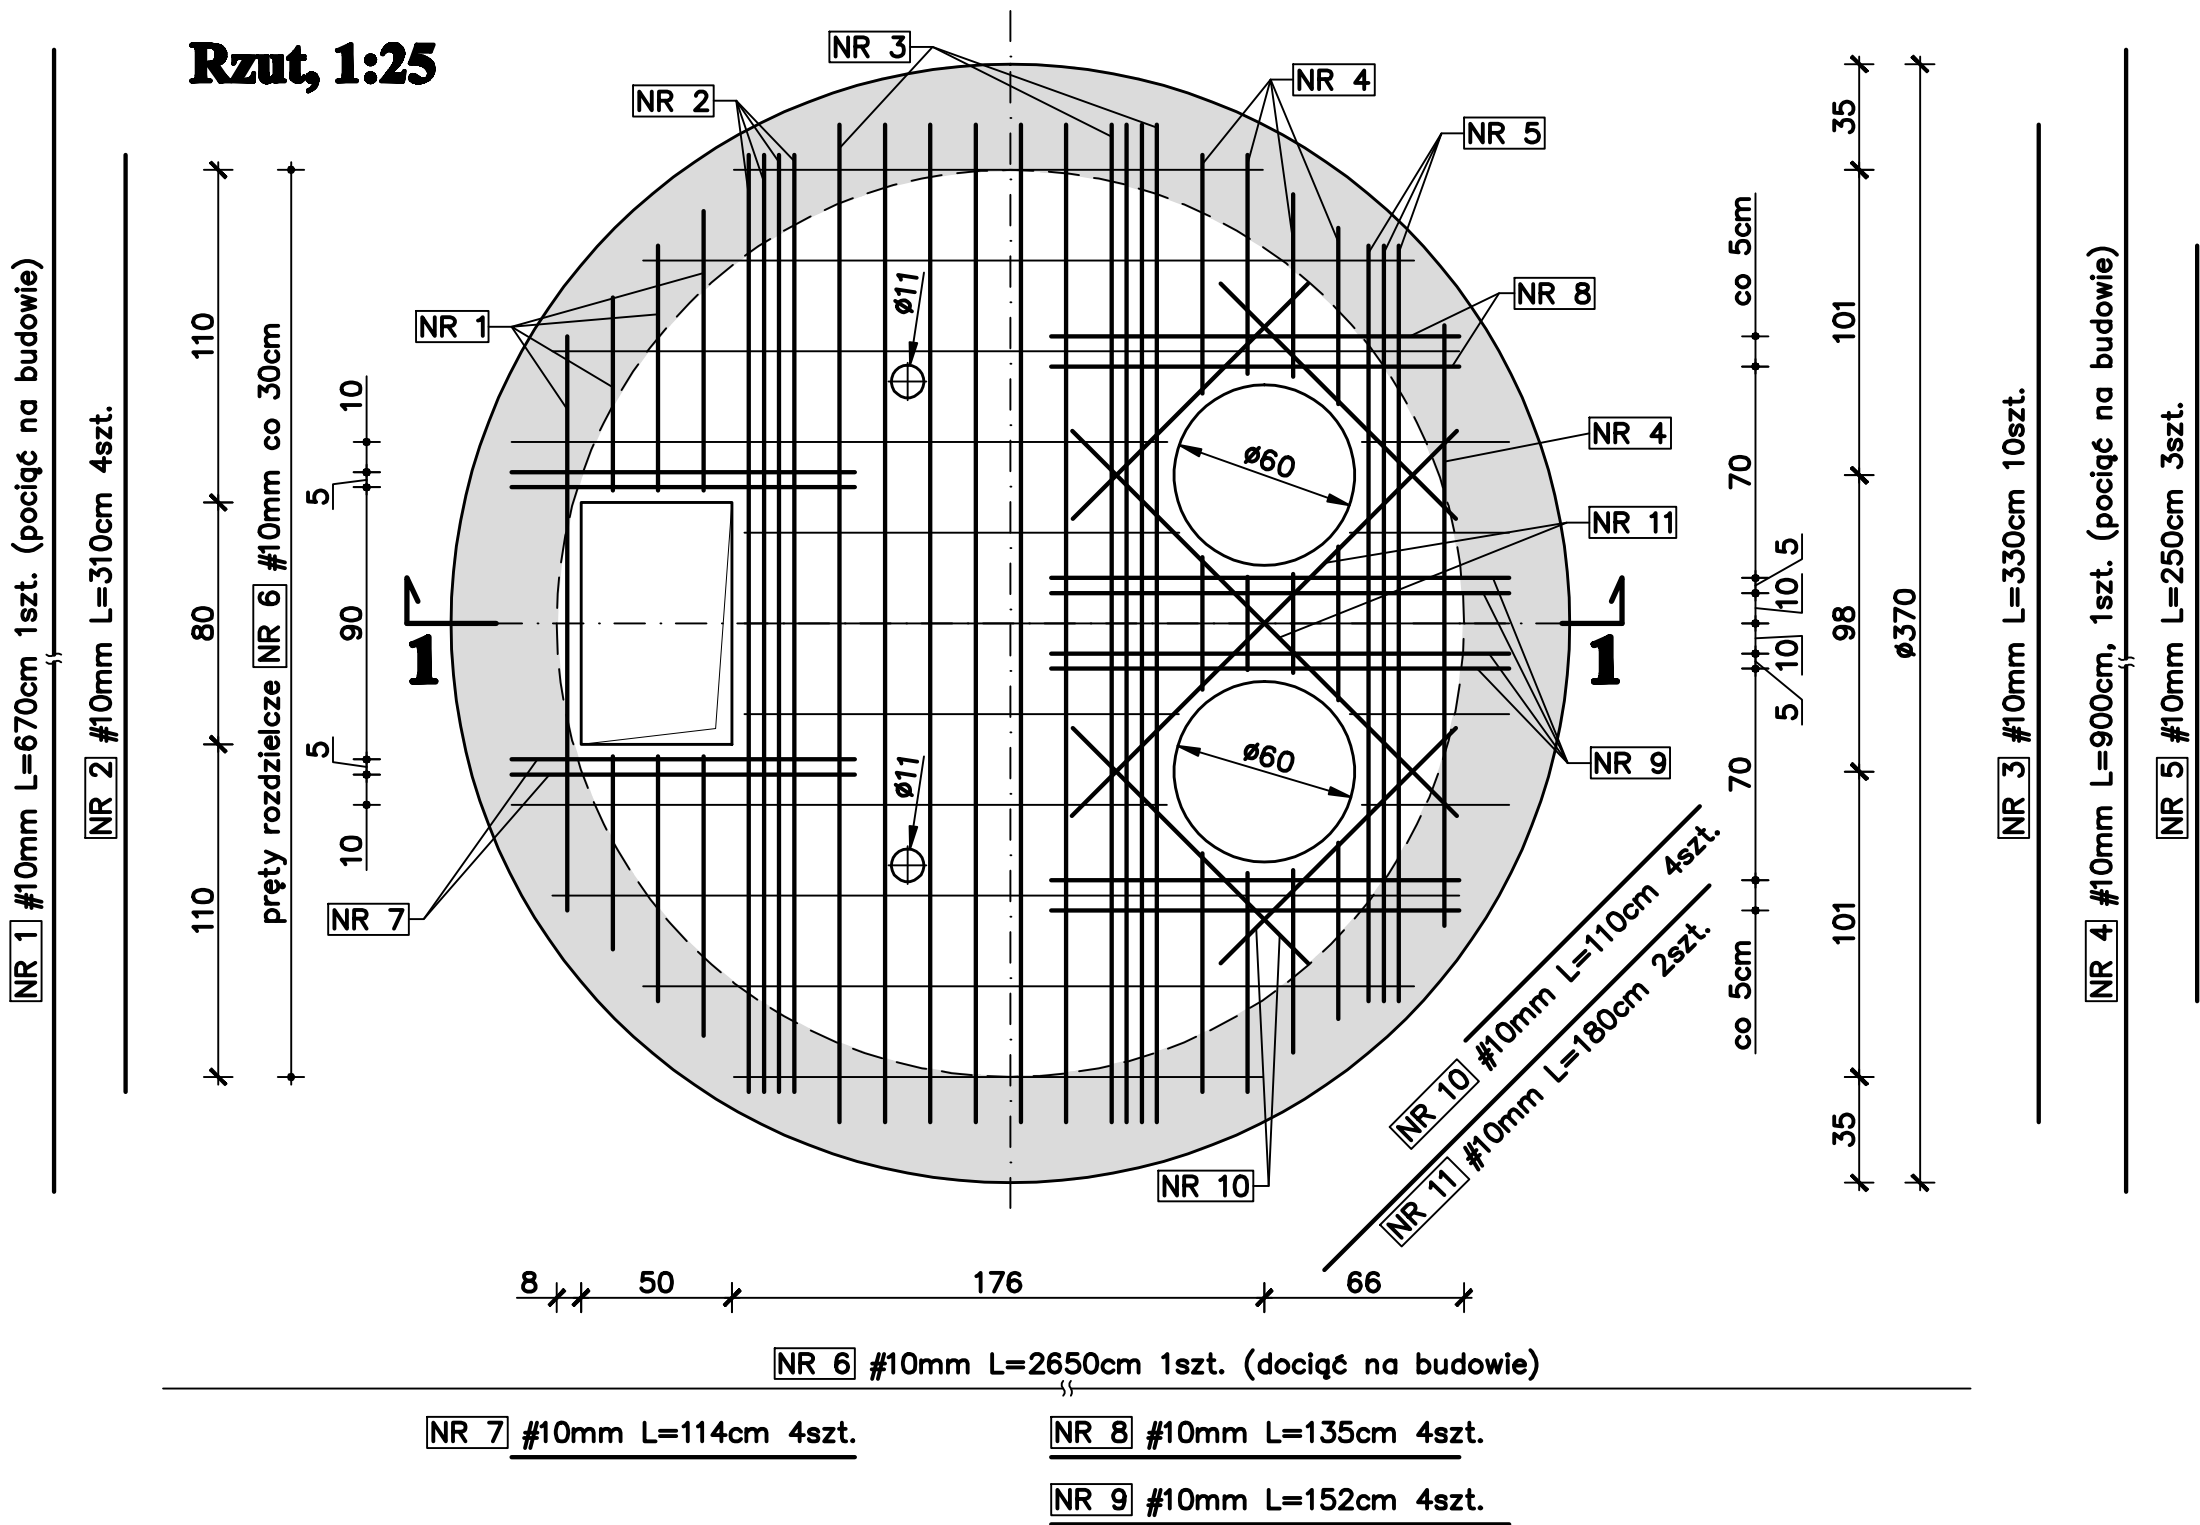

Zestawienie stali

Poz.	Profil	Długość [mm]	Szt.	Masa		
				1mb	1szt.	sum.
				[kg]		
1	L45x45x5	890	2	3,38	3,01	6,0
2	L45x45x5	590	2	3,38	1,99	4,0
3	Blacha żeberkowa gr. 3,5 szer. 550 [mm]	850	1	16,34	13,89	13,9
Razem [kg]				23,9		
Masa spoin 1,8% [kg]				0,4		
Ogółem [kg]				25		

Zestawienie zbrojenia

Nr	Średnica [mm]	Długość [m]	Szt.	Elem.	Długość w mb	
					34GS #10	St0S-b Ø6
1	#10	6,70	1	1	6,7	-
2	#10	3,10	4	1	12,4	-
3	#10	3,30	10	1	33,0	-
4	#10	9,00	1	1	9,0	-
5	#10	2,50	3	1	7,5	-
6	#10	26,50	1	1	26,5	-
7	#10	1,14	4	1	4,6	-
8	#10	1,35	4	1	5,4	-
9	#10	1,52	4	1	6,1	-
10	#10	1,10	4	1	4,4	-
11	#10	1,80	2	1	3,6	-
12	Ø6	0,57	6	1	-	3,4
Razem [mb]					119,1	3,4
Masa 1 mb					0,617	0,222
Masa wg gatunku [kg]					73,5	0,8
Ogółem [kg]					75	

UWAGA: Dla prętów nr 1, 4, 6 podano długość sumaryczną (przed pocięciem na poszczególne odcinki) - należy je docinać w miejscu wbudowania.

UWAGI:

- Długości prętów (ich poszczególnych odcinków oraz całkowite) podane w osi prętów.
- Grubość otulenia 4cm.
- W płycie dla osadzenia kominków wentylacji można np. zabetonować MUFY PRZESUWNE PVC-U Ø110.

PŁYTA WIERZCHNIA
POMPOWNI
skala 1:25

Biuro Projektów Systemów Wodno-Ściekowych "EKOSAN" ul. Dąbki 2A 20-326 Lublin tel. 081-441-88-90				
INWESTOR	Gmina OROŃSKO			
OBIEKT	OCZYSZCZALNIA ŚCIEKÓW w m. OROŃSKO OBIEKTY ŚCIEKOWE			
TYTUŁ RYS.	PŁYTA WIERZCHNIA POMPOWNI			
FUNKCJA	NAZWISKO - UPR. - SPEC.	DATA	PODPIS	SKALA
PROJEKTANT	mgr inż. J. Wiśniewski upr. bud. nr 12984 spec. konstrukcyjno-bud.	XII-2007		1:25
ASYSTENT	mgr inż. K. Olszarski	XII-2007		NR ZLEC. 323/1/07
WERYFIKATOR	mgr inż. E. Dobrowolski upr. bud. nr 1232/Lb/72 spec. konstrukcyjno-bud.	XII-2007		NR RYS. 2