




WYKAZ STALI ZBROJENIOWEJ

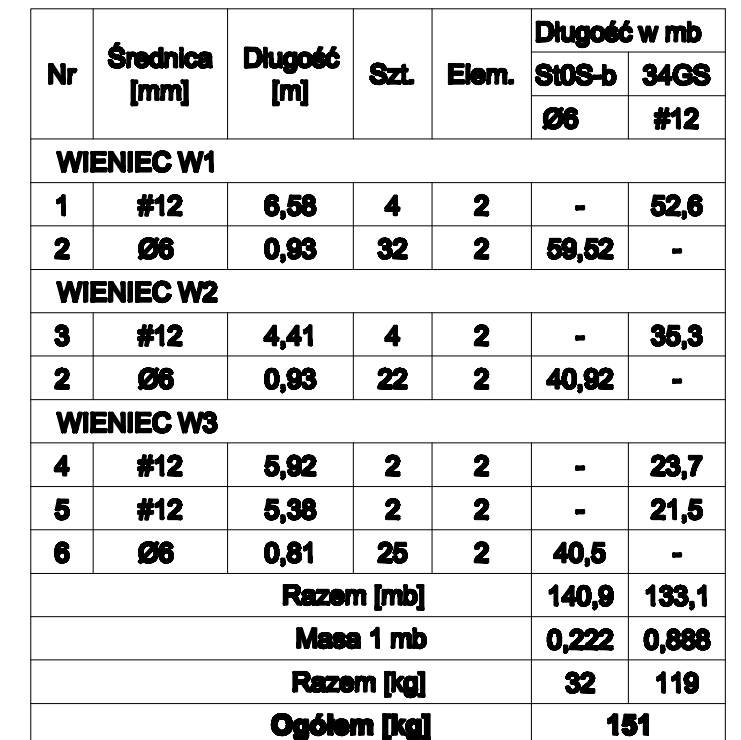

Beton B25

UWAGA! Dla budynku energetycznego
±0,00 = 180,00m n.p.m.

Wieniec W3 2szt. 1:25
L=5.14mb

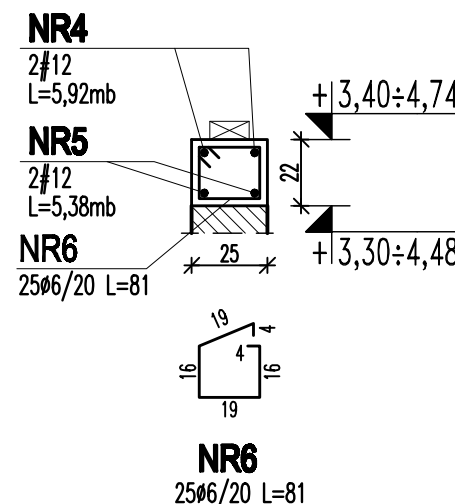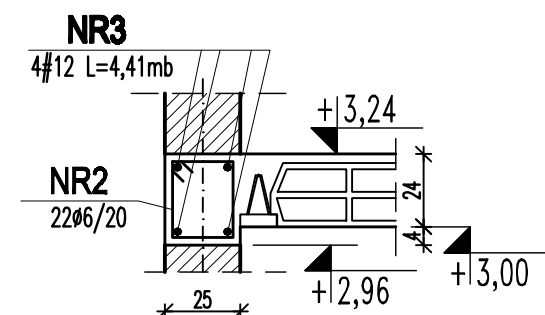

Biuro Projektów Systemów Wodno-Ściekowych "EKOŚAN" ul. Dąglęby 2A 20-326 Lublin tel. 081-441-88-20				
INWESTOR	Gmina OROŃSKO			
OBIEKT	OCZYSZCZALNIA ŚCIEKÓW w m. OROŃSKO BUDYNEK ENERGETYCZNY - AGREGATORNIA I ROZDZIELNIA			
TYTUŁ RYS.	STROP, WIEŃCE I NADPROŻA			
FUNKCJA	NAZWISKO - UPR. - SPEC.	DATA	PODPIS	
PROJEKTANT	mgr inż. J. Wiśniewski upr. bud. nr 1304 spec. konstrukcyjno-inż.	XII-2007		SKALA 1:50, 1:25
ASYSTENT	mgr inż. K. Olejarczyk	XII-2007		NR ZLEC. 323/1/07
WERYFIKATOR	mgr inż. E. Dobrowolski upr. bud. nr 1223/Lb/72 spec. konstrukcyjno-inż.	XII-2007		NR RYS. 3